


LEGENDA	
①	Corse stoccaggio posidonia
②	Impianto separazione posidonia
③	Area deposito sabbie
④	Separazione e chiarificazione sabbie
⑤	Area alghe selezionate
⑥	Edificio servizi
⑦	Vasca riserva idrica antincendio
⑧	Gruppo di pompaggio
⑨ ⑩	Stoccaggio e pretrattamento acque di processo
⑪	Vasca di raccolta acque di prima pioggia
⑫	Pesa
⑬	Area lavaggio camion in uscita
[Red hatched]	Area impianto trattamento rifiuti da spazzamento e posidonia
[Blue hatched]	Area di eventuale e futura utilizzazione

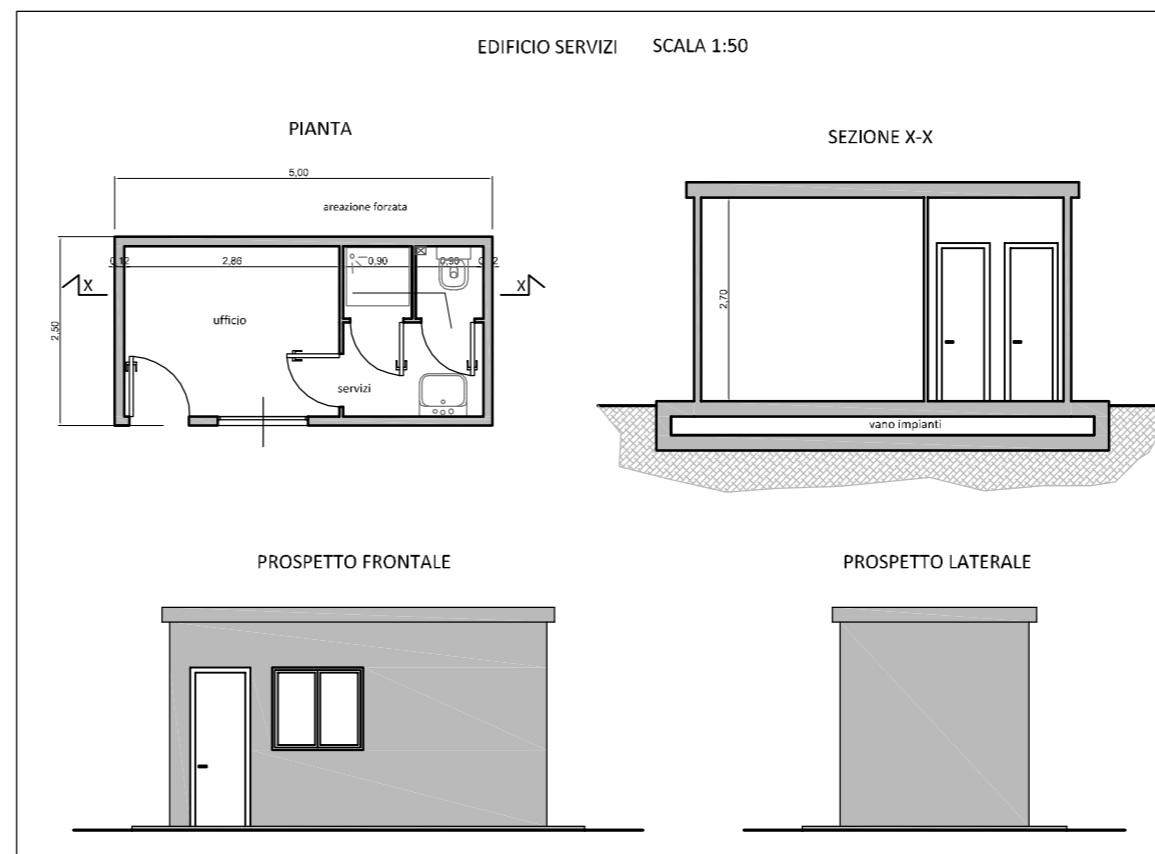

CONSORZIO INDUSTRIALE PROVINCIALE
- SASSARI -



COMUNE DI ALGHERO



PROVINCIA DI SASSARI

AGGLOMERATO INDUSTRIALE DI ALGHERO - SAN MARCO (SS)
FORNITURA DI UN IMPIANTO DI TRATTAMENTO DEI RIFIUTI
PROVENIENTI DALLO SPAZZAMENTO STRADALE E DEI
RIFIUTI PROVENIENTI DALLA PULIZIA DEGLI ARENILI
(POSIDONIA SPIAGGIATA)

PLANIMETRIA GENERALE IMPIANTO scala 1:50/1:500
luglio 2021

COMMITTENTE Consorzio Industriale Provinciale di Sassari
Presidente Dott. Valerio Scanu
Direttore generale Ing. Salvatore Demontis
R.U.P. Ing. Salvatore Demontis

Rev.	Data	Descrizione
0	lug - 2021	PRIMA EMISSIONE
1		
2		
3		

Settore Ambiente - Settore Tecnico - Consorzio Industriale Provinciale di Sassari
Sede legale via Coppino, 18 - 07100 Sassari - Centro direzionale Cortesantamaria - C.F./P.IVA 00124720905